


PODROBNÝ SITUAČNÍ VÝKRES

M 1 : 1 000

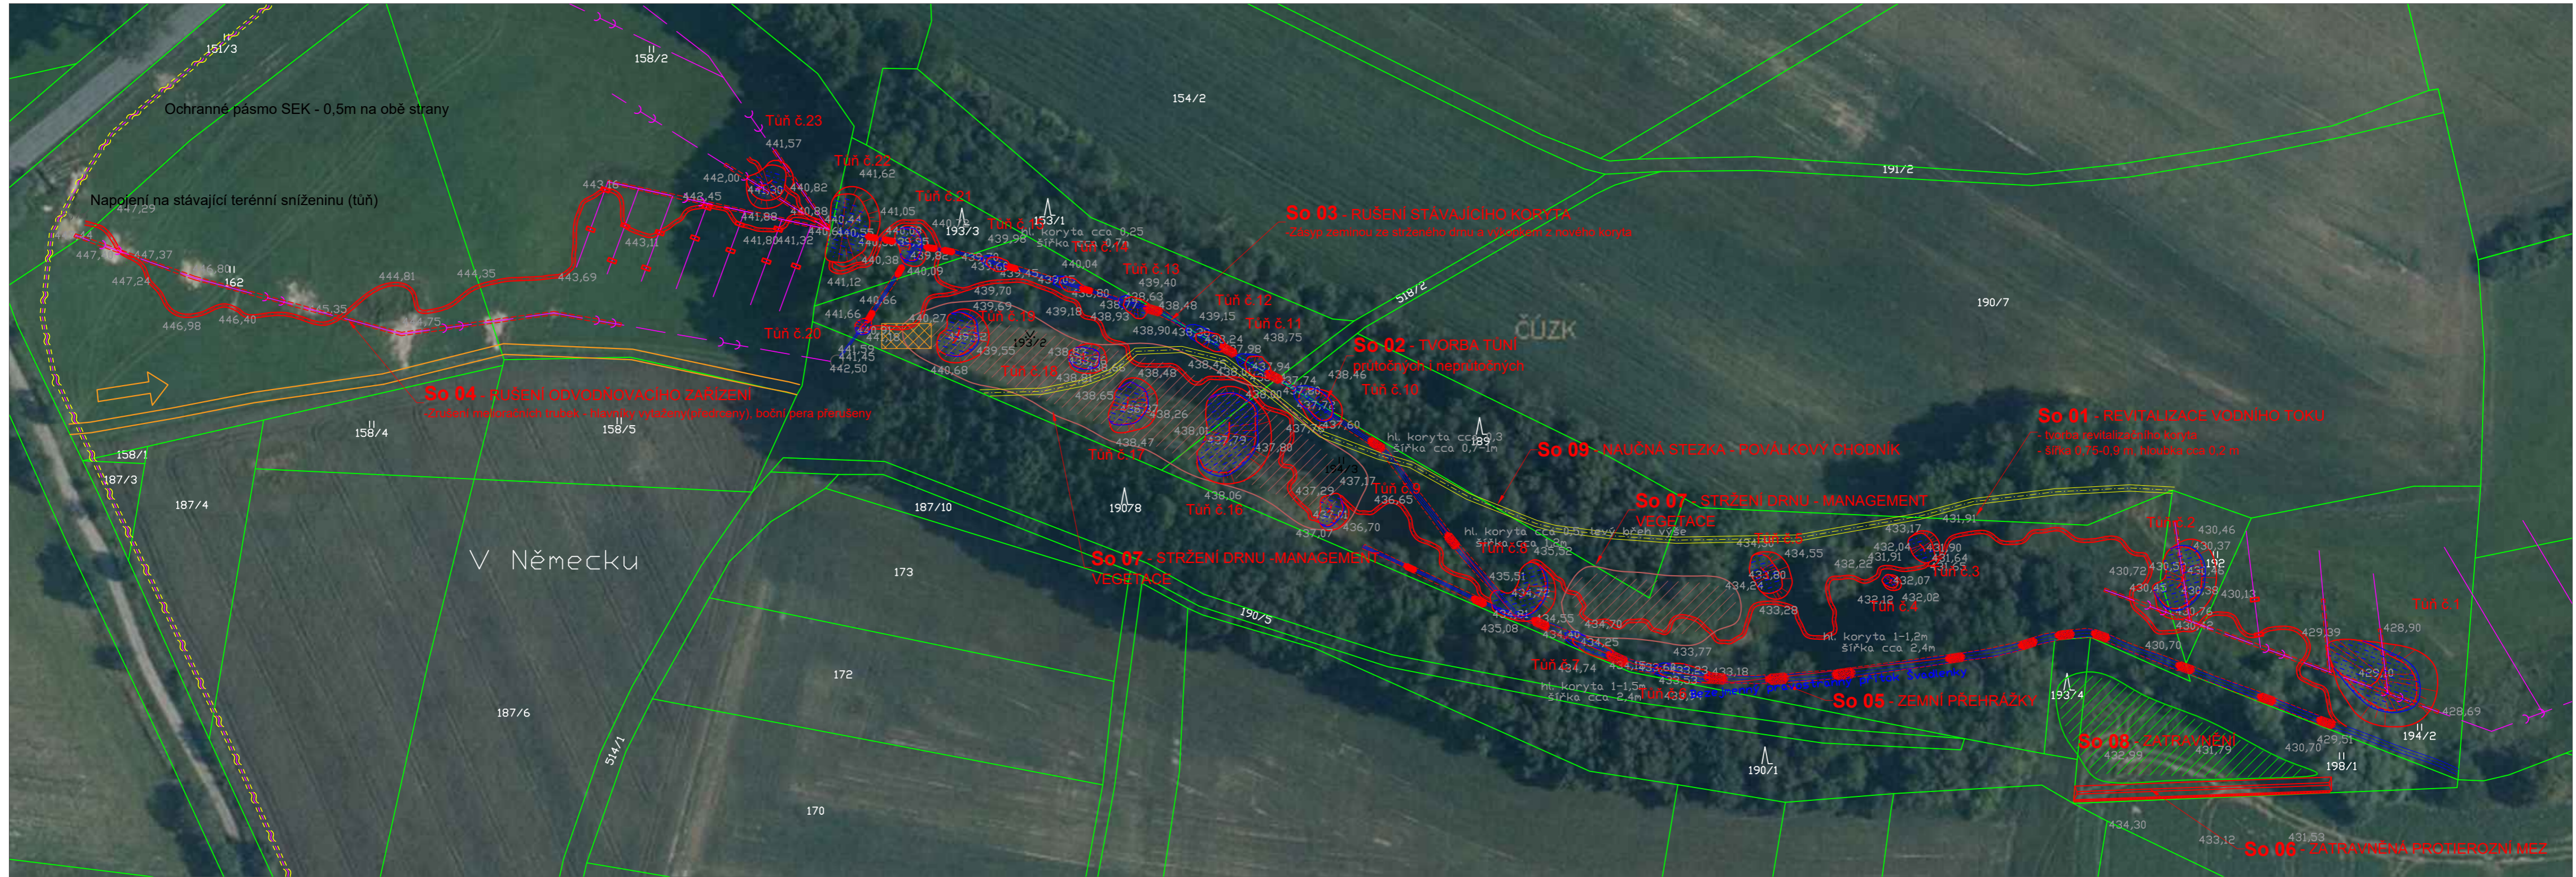

LEGENDA:

Stávající situace:

- Současný tok
- Sdělovací kabel Cetin
- Meliorace
- Meliorační výusti

Navrhovaná situace:

- Revitalizovaný tok, tůň
- Zemní hrázky
- Stržení drnu
- Zásyp stávajícího toku

- Zatravnění
- Naučná stezka-poválkový chodník

- Příjezd na staveniště
- Zařízení staveniště



VED. PROJEKTU Mgr. Jaromír Maštera	VYPRACOVAL Mgr. Zdeňka Voldánová	ZODP. PROJEKTANT Ing. Martin Trefil	
INVESTOR Obec Košice u Kutné Hory	MÍSTO STAVBY k.ú. Košice u Nepoměřic, okr. Kutná Hora		
AKCE REVITALIZACE MOKŘADU, LOKALITA V NĚMECKU, KOŠICE U KUTNÉ HORY	DATUM 9/2023	MĚŘÍTKO 1:1000	
DRUH VÝKR. PODROBNÝ SITUAČNÍ VÝKRES	FORMÁT 3xA4	STUPEŇ DUR+DSP	VERZE PD Č.VÝKRESU D.1.2